


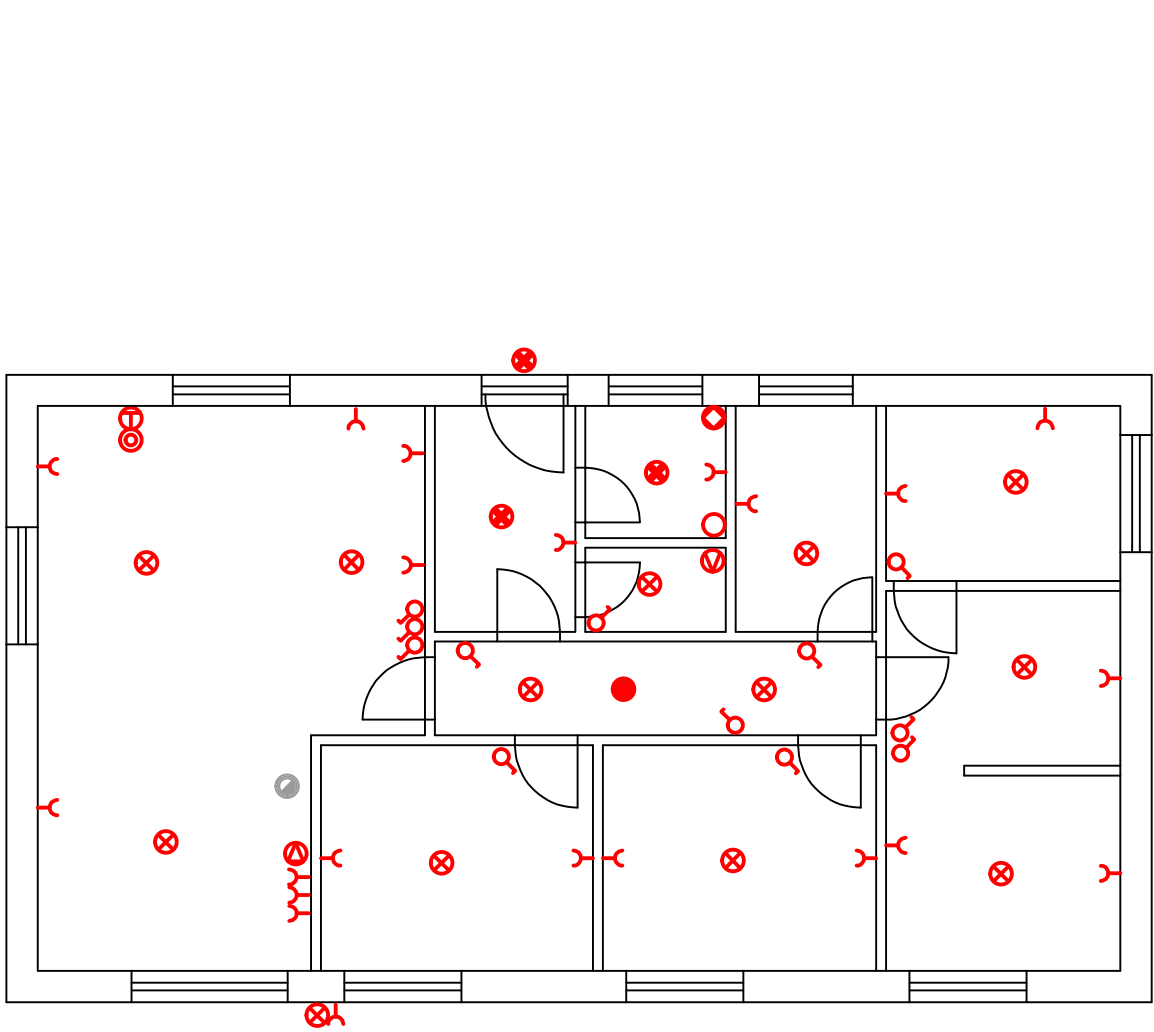

- Ⓜ Trouba
- Bojler
- ⊕ Varná deska a digestoř
- ◊ Pračka
- ⊗ Světlo
- ⊗ Světlo s čidlem
- Ⓜ Vypínač
- Ⓜ Zásuvka
- Ⓜ Ventilátor
- Autonomní požární hlásič
- Ⓜ Zásuvka pro anténu

GENERÁLNÍ PROJEKTANT	Ing. Jan Ubr, Košířova 2285/4, Praha 4 - Chodov, 148 00	
NÁZEV AKCE	Rodinný dům na p.č. 869/2 v k.ú. Sezemice	
STUPEŇ PD	Spojený územní souhlas a ohlášení stavby	
OBJEDNATEL	Pavlaína Málková Benešovo náměstí 2507 530 02 Pardubice 2	
ZODP. PROJEKTANT ČÁSTI	VYPRACOVAL Ing. Jan Ubr	
DATUM	červenec 2020	MĚŘÍTKO 1:100
Č. ZAKÁZKY	FORMÁT	2 x A4
Č. VÝKRESU	D.1.4.3.2	
OBSAH VÝKRESU	Půdorysy	elektro